



PLANIMETRIA ESTERNA - SCALA 1:200

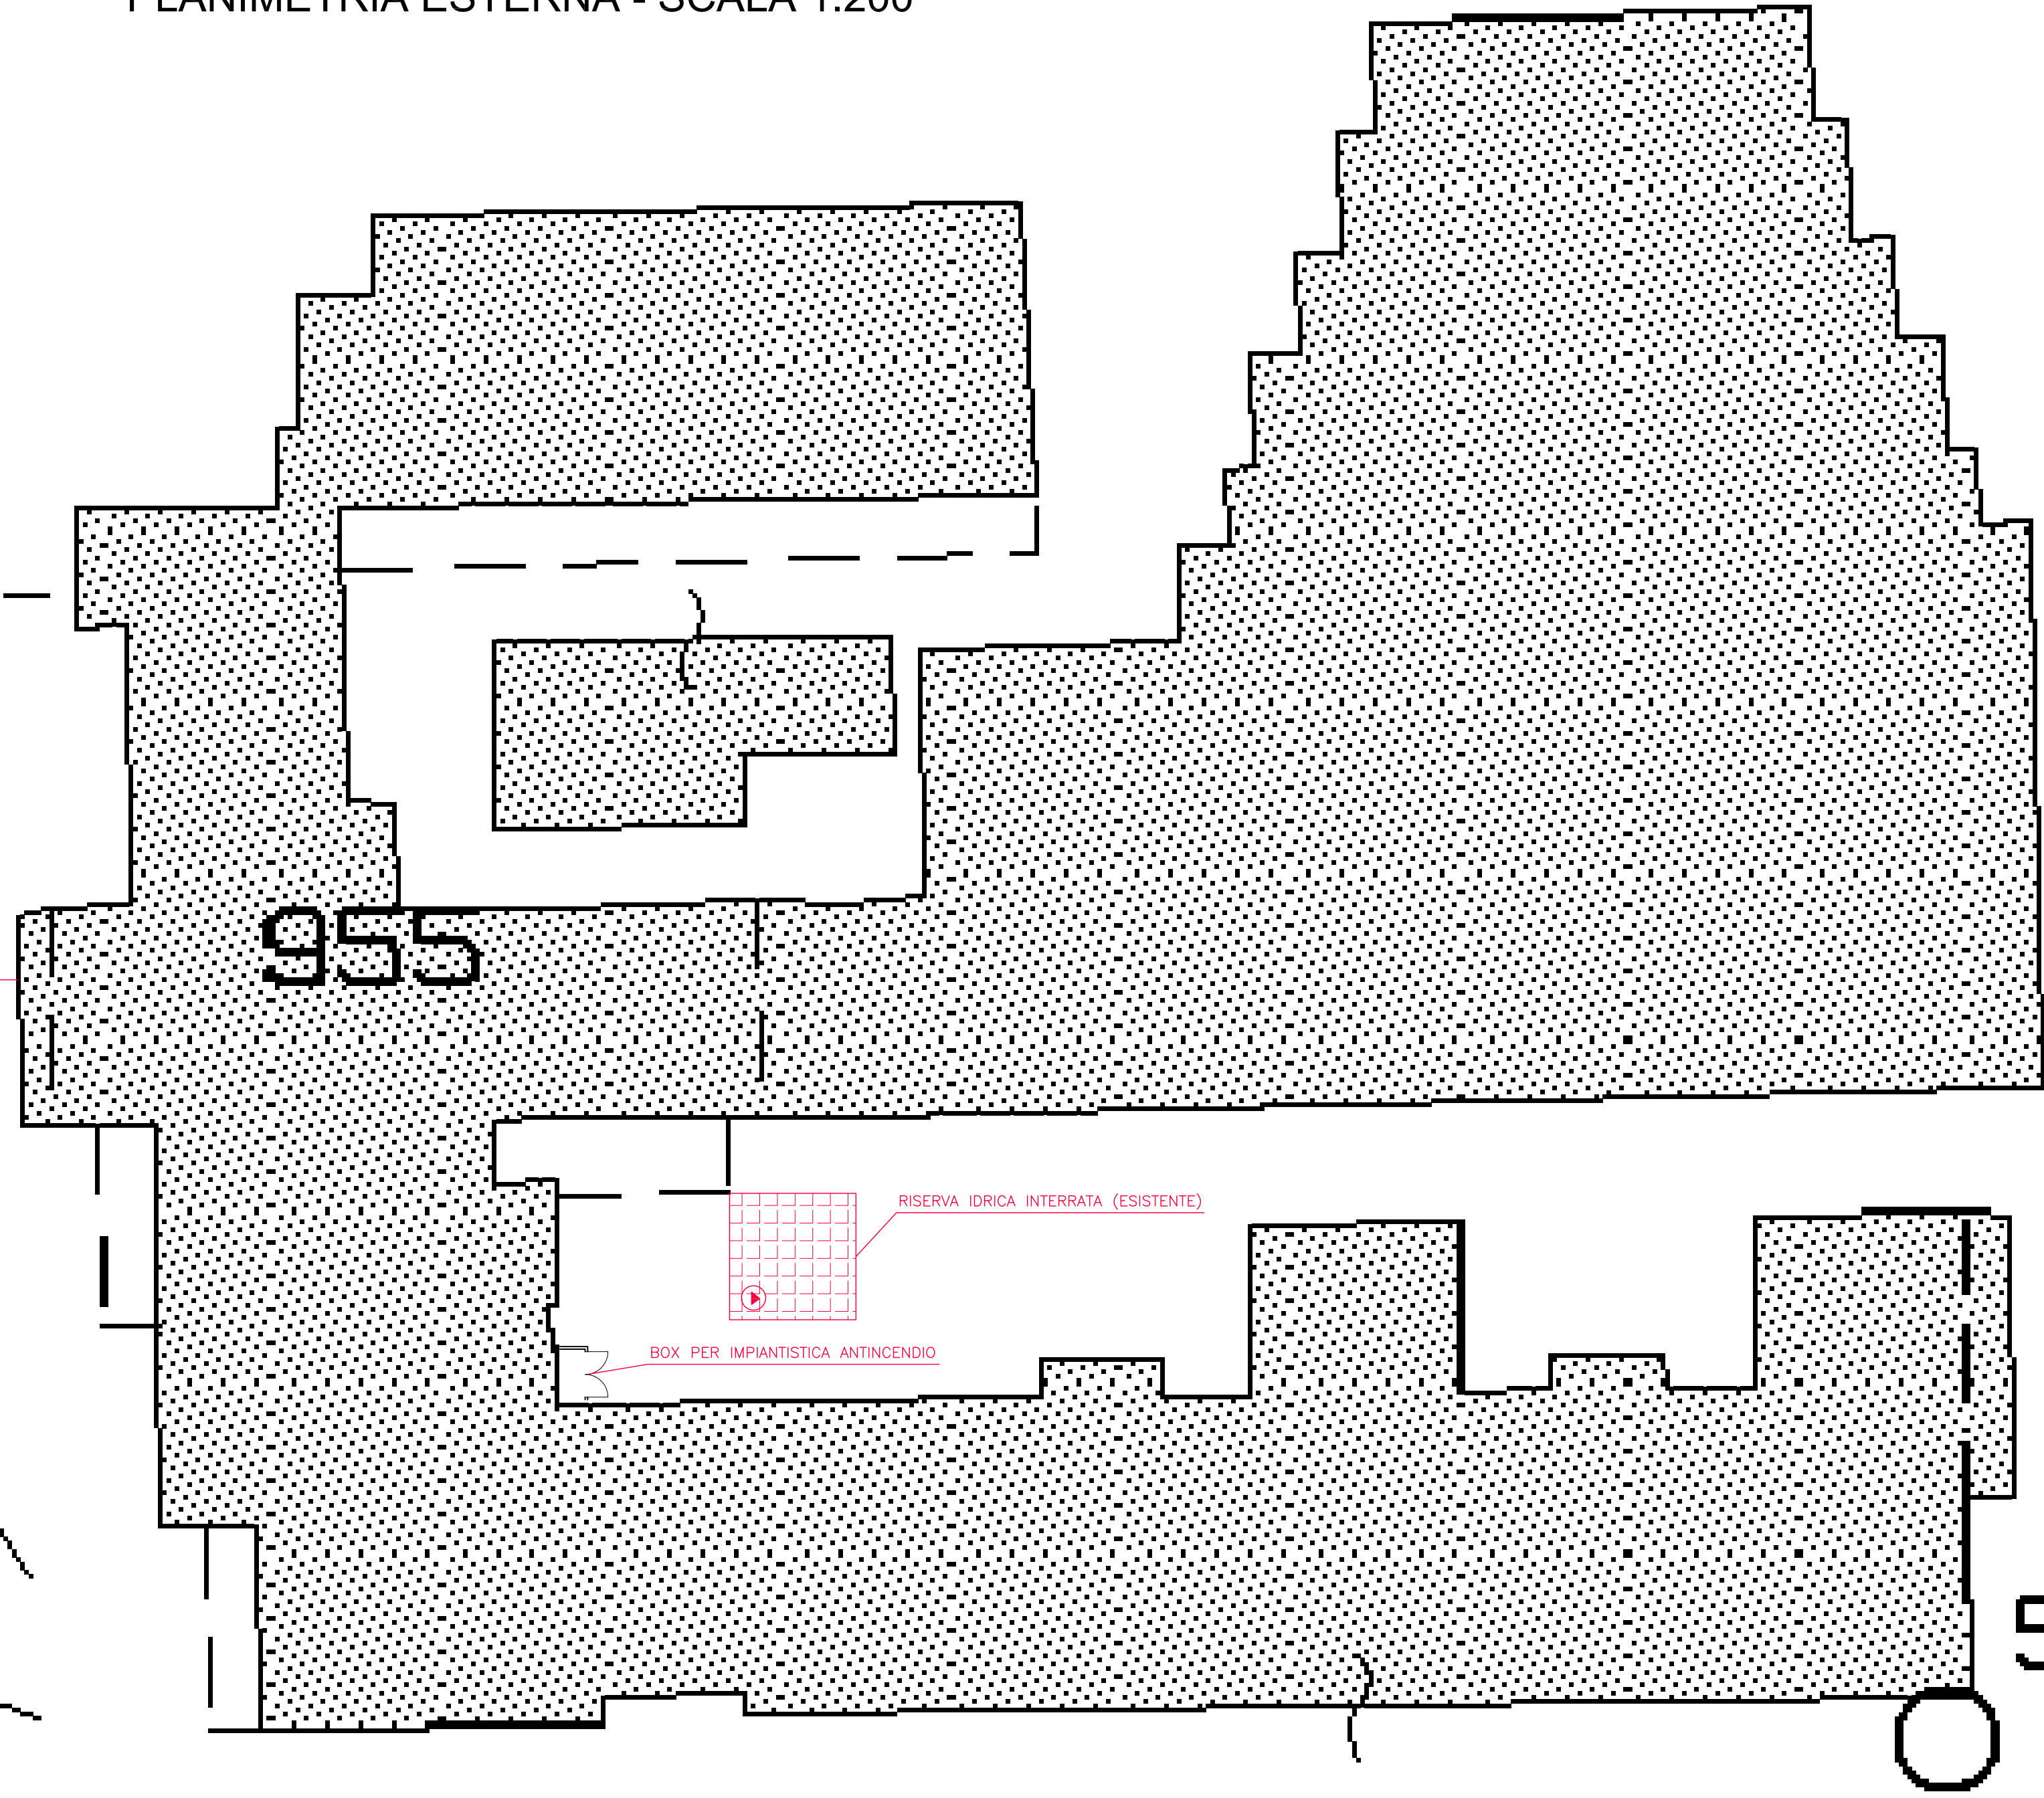

LEGENDA

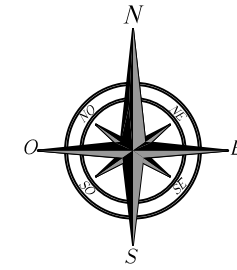

GRUPPO DI POMPAGGIO ANTINCENDIO  
(ELETTOPOMPA + POMPA PILOTA)  
- IMPIANTO IDRANTI



ATTACCO DI MANDATA PER AUTOPOMPA VVF



PROVINCIA DI CAMPOBASSO

4° DIPARTIMENTO - 1° SERVIZIO

PROGETTO PER IL COMPLETAMENTO DELL'ADEGUAMENTO  
ALLE NORMATIVE DI SICUREZZA ANTINCENDI  
DELL'ISTITUTO PROFESSIONALE PER L'INDUSTRIA E L'ARTIGIANATO  
SITO IN VIA SAN GIOVANNI A CAMPOBASSO

PROGETTO ESECUTIVO

Approvazioni:



Allegati:  
PROGETTO IMPIANTI TECNOLOGICI  
IMPIANTO IDRICO ANTINCENDIO  
- Planimetria esterna con allocazione componenti

IDENTIFICATIVO DI TAVOLA

IA-01

DATA: Settembre 2013

REVISIONE:

SCALA: 1:200

PROGETTAZIONE:  
Ing. Gianpiero DI STEFANO

RESPONSABILE DEL PROCEDIMENTO

Il Dirigente del 4° Dipartimento 1° Servizio  
Arch. Giovanna Iannelli